

**PROGETTO ESECUTIVO PER IL COMPLETAMENTO DELL'EDIFICIO U42
 SITO NEL COMUNE DI MILANO IN VIA COMASINA 42
 DA DESTINARSI A RESIDENZA UNIVERSITARIA**

**RESPONSABILE INTEGRAZIONI DISCIPLINARE
 GENERALE PROGETTO DI COMPLETAMENTO
 E COORDINATORE DELLA SICUREZZA
 IN FASE DI PROGETTAZIONE:**
 Arch. Annamaria FERRETTI

PROGETTO STRUTTURE:
 3+ PROGETTI s.r.l.
 corso Bollardo 2, Torino
 Ing. Antonio PRESICCE
 Ing. Diego TERARDI

PROGETTO IMPIANTI:
 Studio De Vito s.r.l.
 via Cairoli 13 Poggio Mirto (RI)
 Ing. Flavio DE VITO

COLLABORATORI PROGETTAZIONE
 Ing. Barbara CAVALLARI
 Assistente prog. architettonica e impiantistica
 Arch. Federico MACCIONE
 Assistente prog. impiantistica
 Arch. Laura VERGANI
 Assistente prog. impiantistica e opere esterne
 Arch. Sara SAVASTANO
 Assistente prog. impiantistica

RESPONSABILE DEL PROCEDIMENTO:
 Arch. Federica CARLINI

**UNIVERSITA' DEGLI STUDI
 DI MILANO - BICOCCA**
 Il Rettore
 (Giovanna IANNANTUONI)

**AREA INFRASTRUTTURE
 E APPROVVIGIONAMENTI**
 Il Dirigente
 (Massimiliano DI BITETTO)

ELABORATO:
**IMPIANTO IDRICO-SANITARIO
 PIANO PRIMO
 CORPO A**


EDIFICIO:
U42

LIVELLO PROGETTUALE:
ESECUTIVO


TAVOLA:
IS_03

SCALA:
1:50

DATA:
 OTTOBRE 2019

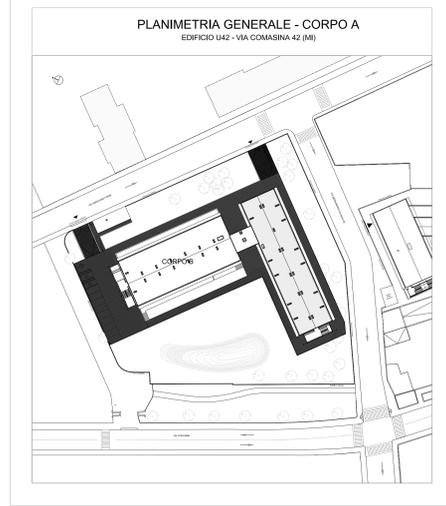

Pianta piano primo
 scala 1:50

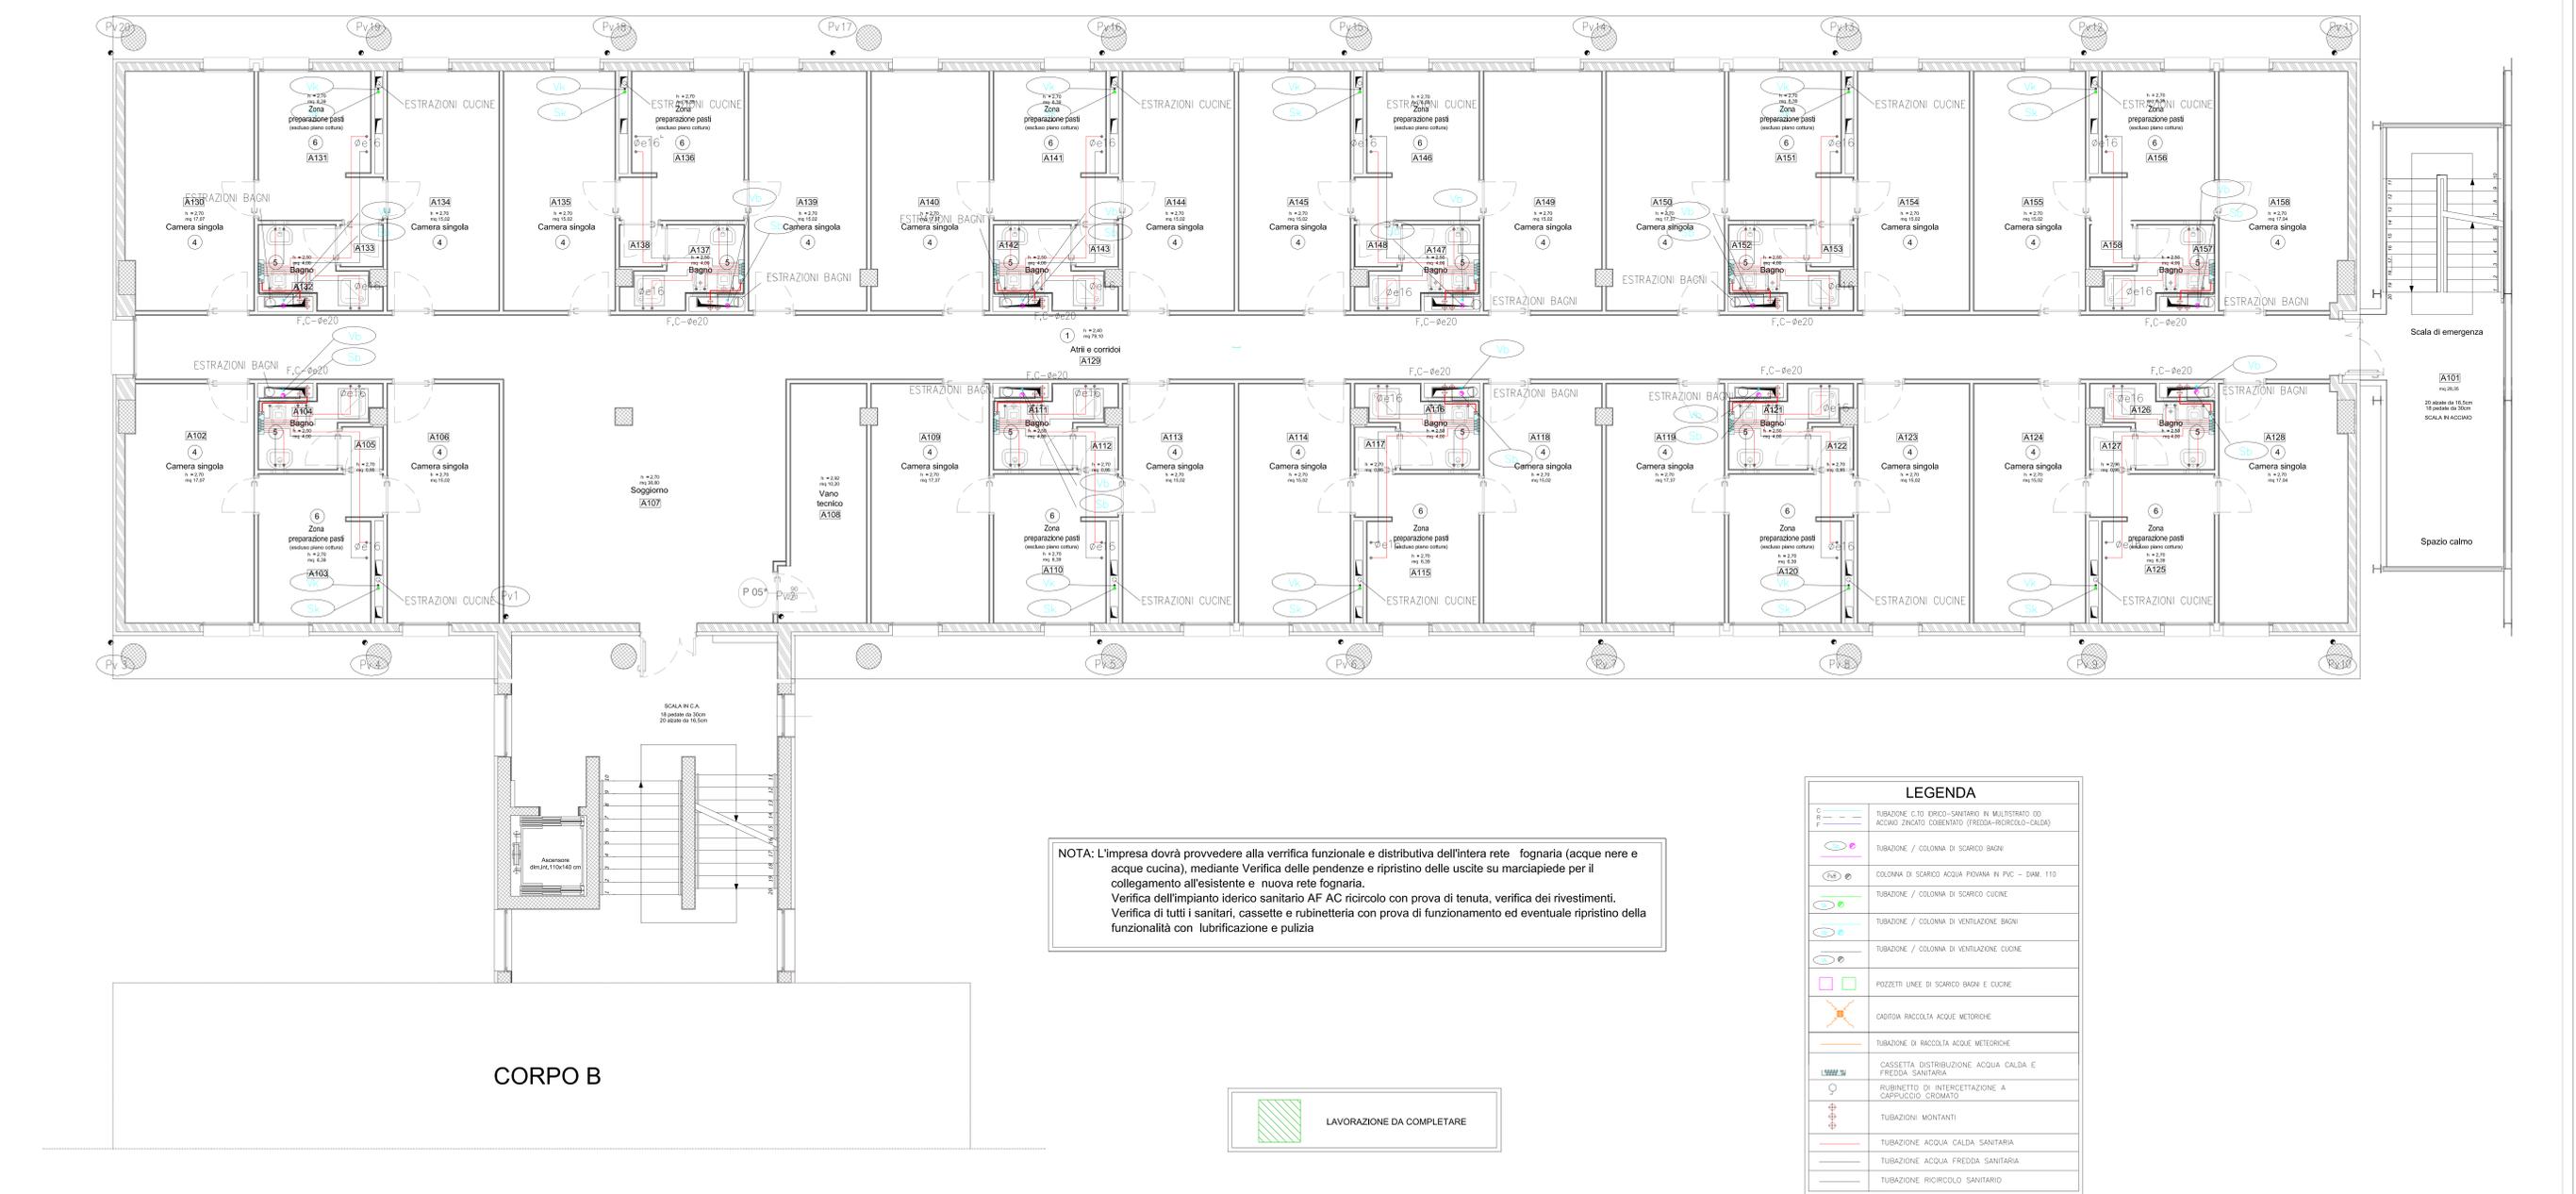

Scala di emergenza
 20 passi da 18,5cm
 19 passi da 20cm
 SCALA IN ACCIAIO

Spazio calmo