

**BICOCCA** UNIVERSITÀ DEGLI STUDI DI MILANO - BICOCCA  
 Piazza dell'Ateneo, Nuova A.1, 20126 MILANO  
 AREA INFRASTRUTTURE E APPROVVIGIONAMENTI  
 Tel. 02 4448 5387 - Fax 02 4448 5390  
 www.bicocca.it

**PROGETTO ESECUTIVO PER IL COMPLETAMENTO DELL'EDIFICIO U42  
 SITO NEL COMUNE DI MILANO IN VIA COMASINA 42  
 DA DESTINARSI A RESIDENZA UNIVERSITARIA**

**RESPONSABILE INTEGRAZIONE DISCIPLINARE  
 GENERALE PROGETTO DI COMPLETAMENTO  
 E COORDINATORE DELLA SICUREZZA  
 IN FASE DI PROGETTAZIONE:**  
 Arch. Annamaria FERRETTI

**UNIVERSITA' DEGLI STUDI  
 DI MILANO - BICOCCA**  
 Il Rettore  
 (Giovanna IANNANTUONI)

**AREA INFRASTRUTTURE  
 E APPROVVIGIONAMENTI**  
 Il Dirigente  
 (Massimiliano DI BITETTO)

**LABORATORIO:  
 IMPIANTO IDRICO-SANITARIO  
 PIANO RIALZATO  
 CORPO B**

**EDIFICIO:  
 U42**

**LIVELLO PROGETTUALE:  
 ESECUTIVO**

**TAVOLA:  
 IS\_09**

**SCALA:  
 1:50**


**DATA:  
 OTTOBRE 2019**

**REDAZIONE:** DATA: REDATTO: VERIFICATO: CONTROLLATO: ESE. AGGIORNAMENTO:

**COLLABORATORI PROGETTAZIONE**  
 Ing. Barbara CAVALLARI  
 Assistente prog. architettonico e impiantistica  
 Arch. Fabrice MACCHIONE  
 Assistente prog. impiantistica  
 Arch. Laura VERGANI  
 Assistente prog. architettonica e opere esterne  
 Arch. Sara SAVASTANO  
 Assistente prog. impiantistica

**RESPONSABILE DEL PROCEDIMENTO:**  
 Arch. Federica CARLINI


Pianta piano rialzato  
 scala 1:50

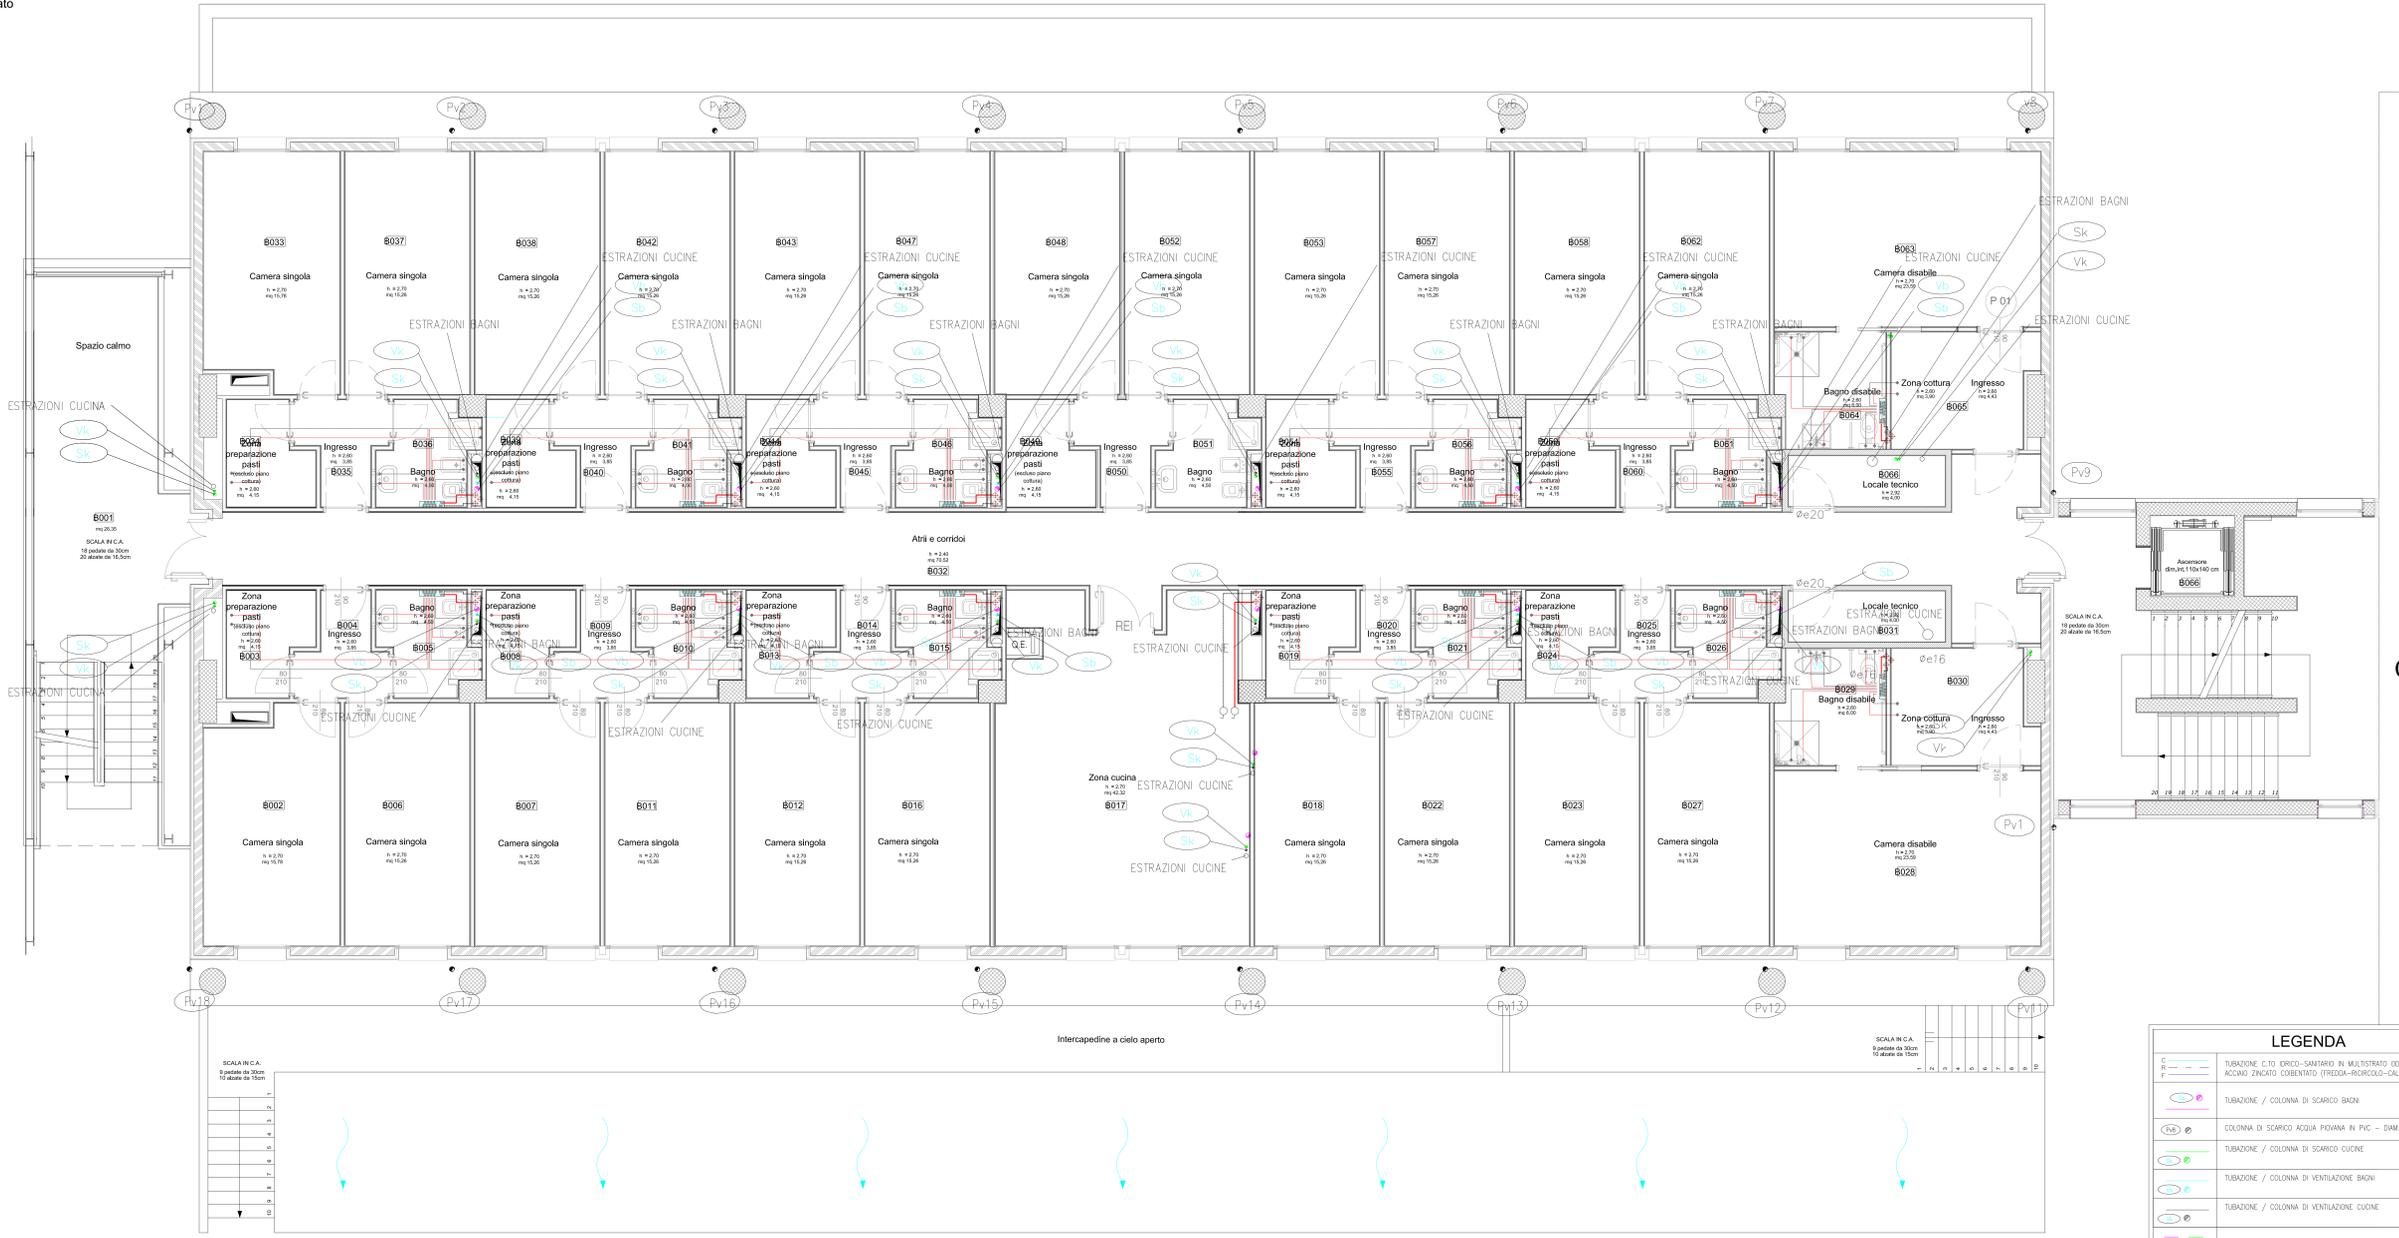

ORTOFOTO DELL'AREA DI INTERVENTO  
 VIA COMASINA 42 (M)



PLANIMETRIA GENERALE - CORPO B  
 EDIFICIO U42 - VIA COMASINA 42 (M)

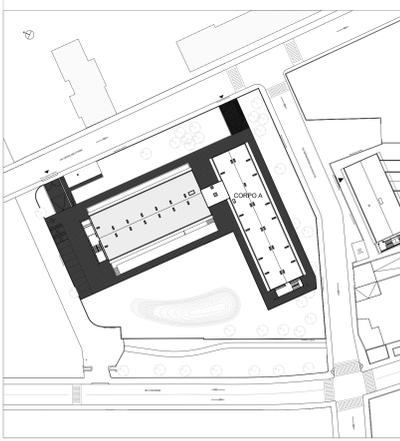

CORPO A

**NOTA:** L'impresa dovrà provvedere alla verifica funzionale e distributiva dell'intera rete fognaria (acque nere e acque cucine), mediante Verifica delle pendenze e ripristino delle uscite su marciapiede per il collegamento all'esistente e nuova rete fognaria. Verifica dell'impianto idrico sanitario AF AC ricircolo con prova di tenuta, verifica dei rivestimenti. Verifica di tutti i sanitari, cassette e rubinetteria con prova di funzionamento ed eventuale ripristino della funzionalità con lubrificazione e pulizia

LEGENDA	
C	TUBAZIONE C/O (FREDDO-SANITARIO) IN MULTISTRATO OD ACCINO ZINCATO COIBENTATO (FREDDO-RI-CIRCOLO-CALDA)
F	TUBAZIONE / COLONNA DI SCARICO BAGNI
Vk	COLONNA DI SCARICO ACQUA PIOVANA IN PVC - DIM. 110
Vc	TUBAZIONE / COLONNA DI SCARICO CUCINE
Vv	TUBAZIONE / COLONNA DI VENTILAZIONE BAGNI
Vs	TUBAZIONE / COLONNA DI VENTILAZIONE CUCINE
Sk	POZZETTI LINEE DI SCARICO BAGNI E CUCINE
Sc	CADENA RACCOLTA ACQUE METEORICHE
Sc	TUBAZIONE DI RACCOLTA ACQUE METEORICHE
Sc	CASSETTA DISTRIBUZIONE ACQUA CALDA E FREDDA SANITARIA
Sc	RUBINETTO DI INTERCETTAZIONE A COPPIUCCIO CROMATO
Sc	TUBAZIONI MONTANTI
Sc	TUBAZIONE ACQUA CALDA SANITARIA
Sc	TUBAZIONE ACQUA FREDDA SANITARIA
Sc	TUBAZIONE RICIRCOLO SANITARIO