

UNIVERSITA' DEGLI STUDI DI MILANO - BICOCCA
 Piazza dell'Ateneo Nuovo, 1 - 20134 MILANO
 Tel. 02 6448 5363 - Fax 02 6448 5309
 info@unibicc.it

PROGETTO ESECUTIVO PER IL COMPLETAMENTO DELL'EDIFICIO U42
SITO NEL COMUNE DI MILANO IN VIA COMASINA 42
DA DESTINARSI A RESIDENZA UNIVERSITARIA

RESPONSABILE INTEGRAZIONE DISCIPLINARE
 GENERALE PROGETTO DI COMPLETAMENTO
 E COORDINATORE DELLA SICUREZZA
 IN FASE DI PROGETTAZIONE:
 Arch. Annamaria FERRETTI

UNIVERSITA' DEGLI STUDI DI MILANO - BICOCCA
 Il Rettore
 (Giovanna SANNAIANTUONI)

AREA INFRASTRUTTURE E APPROVVIGIONAMENTI
 Il Dirigente
 (Massimiliano DI BIETETTO)

ELABORATO:
IMP. RIVELAZ. FUMI E IDRANTI
PIANO PRIMO
CORPO A

EDIFICIO:
U42

ESECUTIVO

TAVOLA:
IRF_02

SCALA:
1:50


DATA:
 OTTOBRE 2019

COLLABORATORI PROGETTAZIONE
 Ing. Barbara CAVALLARI
 Assistente prog. architettonica e impiantistica
 Arch. Fabrice MACCHIONE
 Assistente prog. impiantistica
 Arch. Laura VERGANI
 Assistente prog. impiantistica e opere esterne
 Arch. Sara SAVASTANO
 Assistente prog. impiantistica

RESPONSABILE DEL PROCEDIMENTO:
 Arch. Federica CARLINI

DATA: REDATTO: VERIFICATO: CONTROLLATO: R.G. AGGIORNAMENTI:


Pianta piano primo
 scala 1:50

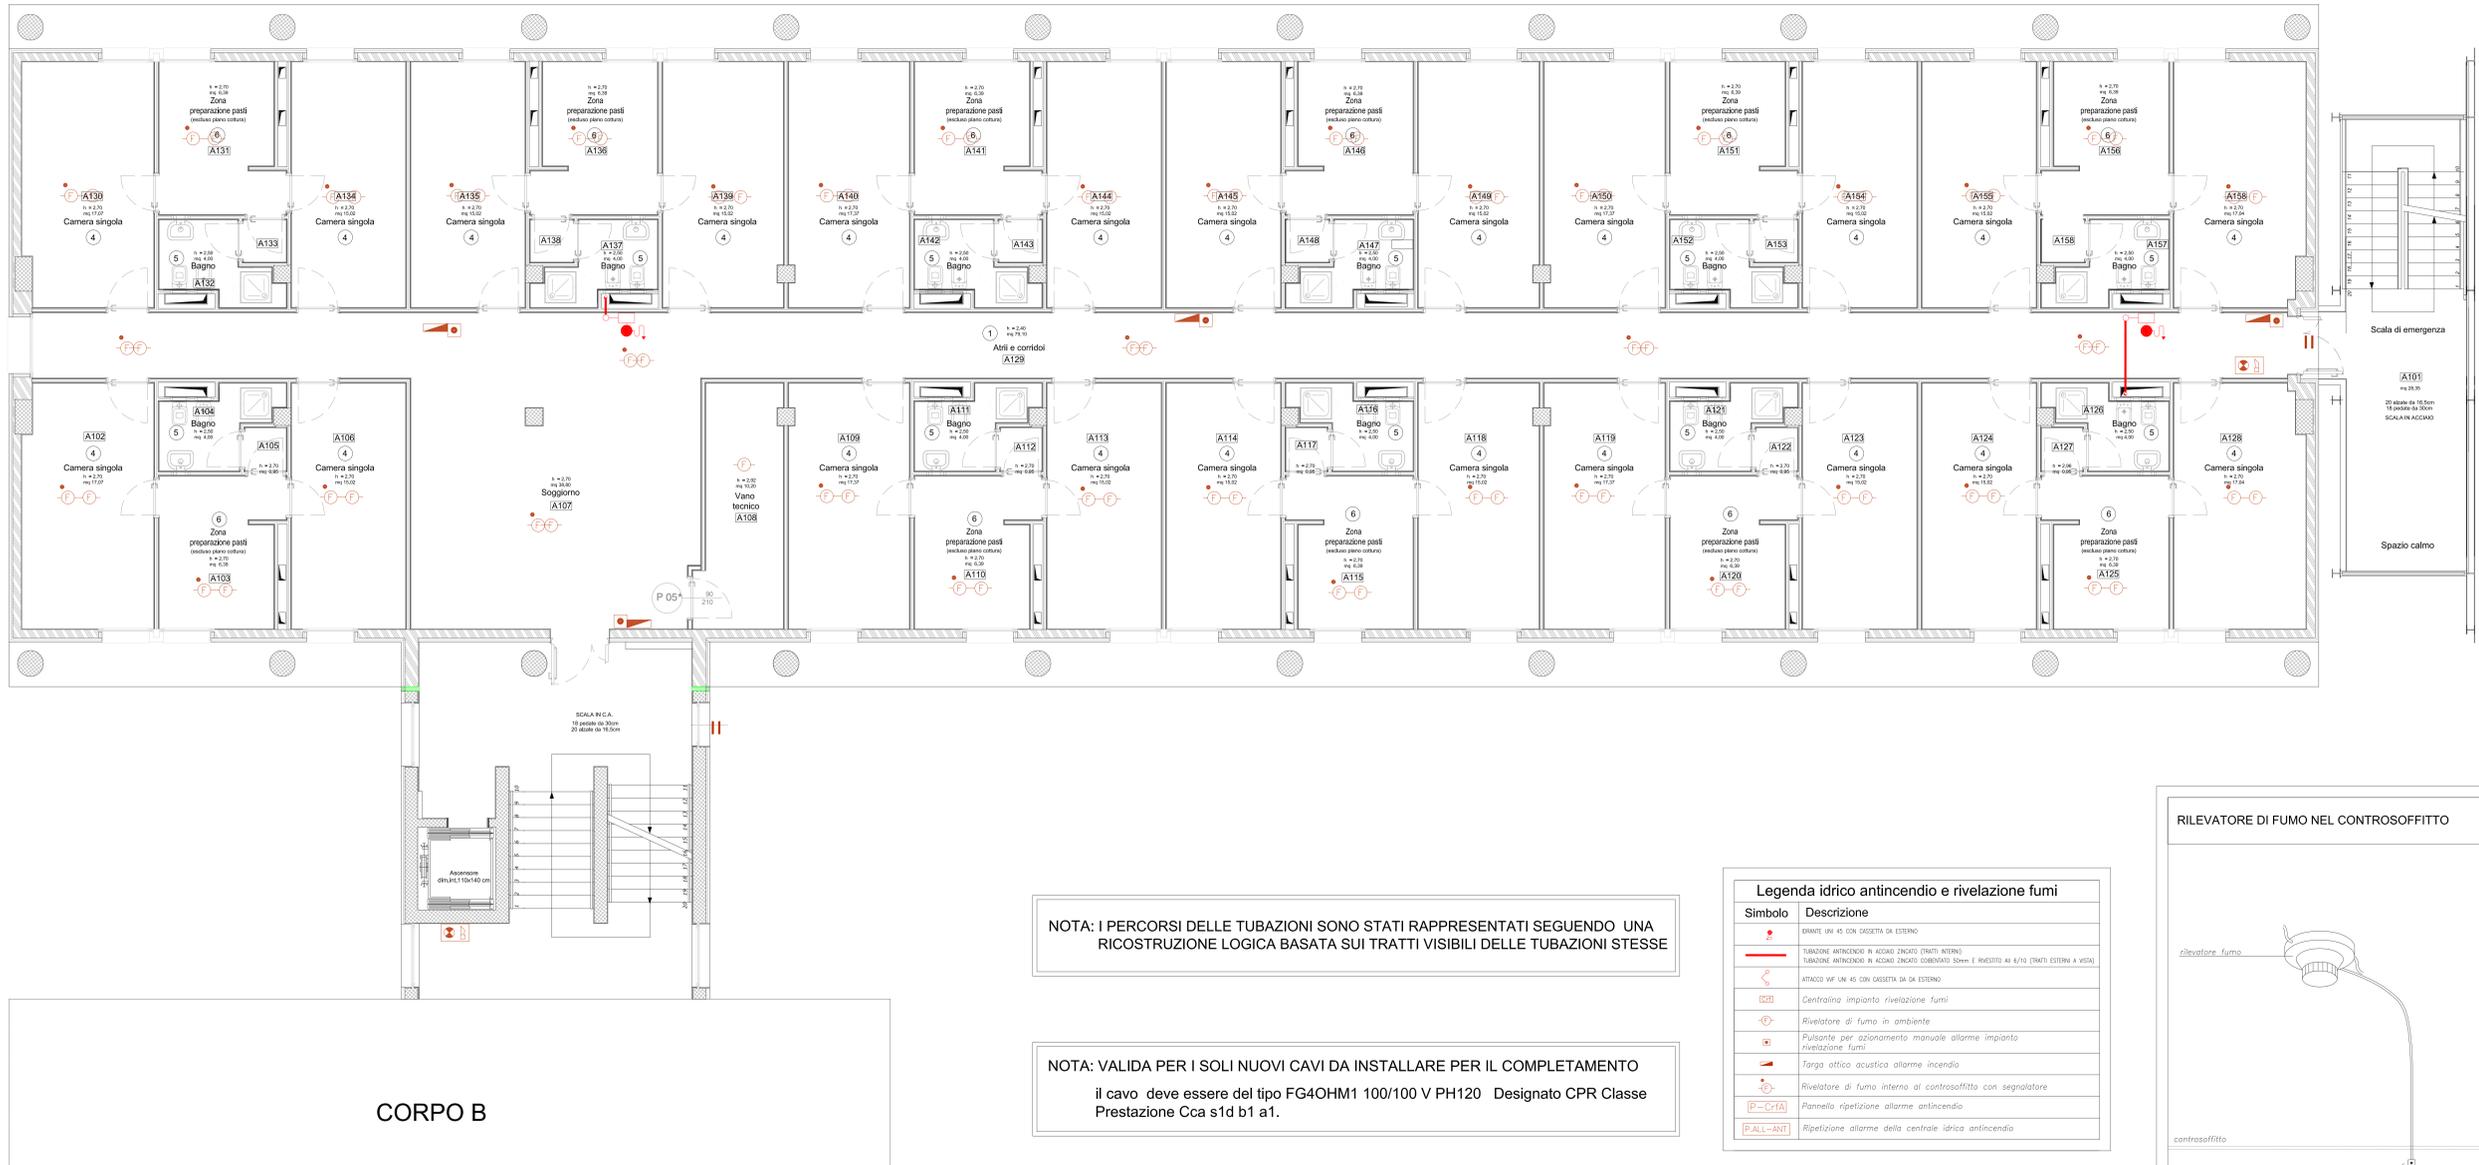

ORTOFOTO DELL'AREA DI INTERVENTO
 VIA COMASINA 42 (M)



PLANIMETRIA GENERALE - CORPO A
 EDIFICIO U42 - VIA COMASINA 42 (M)

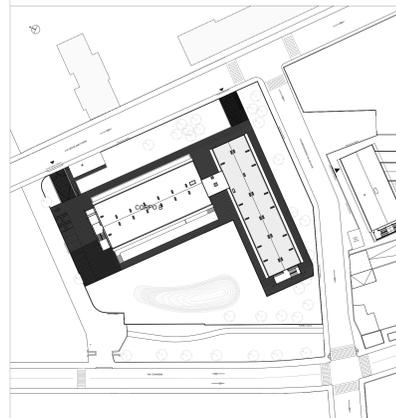

NOTA: I PERCORSI DELLE TUBAZIONI SONO STATI RAPPRESENTATI SEGUENDO UNA RICOSTRUZIONE LOGICA BASATA SUI TRATTI VISIBILI DELLE TUBAZIONI STESSE

NOTA: VALIDA PER I SOLI NUOVI CAVI DA INSTALLARE PER IL COMPLETAMENTO il cavo deve essere del tipo FG40HM1 100/100 V PH120 Designato CPR Classe Prestazione Cca s1d b1 a1.

Legenda idrico antincendio e rivelazione fumi

Simbolo	Descrizione
	ERANTE UNI 45 CON GAZZETTA DA ESTERNO
	TUBAZIONE ANTINCENDIO IN ACCIAIO ZINGATO (TRATTI INTERNI)
	TUBAZIONE ANTINCENDIO IN ACCIAIO ZINGATO COIBENTATO (TRATTI ESTERNI A VISTA)
	ATTACCO VIF UNI 45 CON GAZZETTA DA ESTERNO
	Centralina impianto rivelazione fumi
	Rivelatore di fumo in ambiente
	Pulsante per equipaggiamento manuale allarme impianto rivelazione fumi
	Targa ottica acustica allarme incendio
	Rivelatore di fumo interna al controsoffitto con segnalatore
	Pannello ripetizione allarme antincendio
	Ripetizione allarme della centrale idrica antincendio

LAVORI DA COMPLETARE

