

**PROGETTO ESECUTIVO PER IL COMPLETAMENTO DELL'EDIFICIO U42
 SITO NEL COMUNE DI MILANO IN VIA COMASINA 42
 DA DESTINARSI A RESIDENZA UNIVERSITARIA**

**RESPONSABILE INTEGRAZIONE DISCIPLINARE
 GENERALE PROGETTO DI COMPLETAMENTO
 E COORDINATORE DELLA SICUREZZA
 IN FASE DI PROGETTAZIONE:**
 Arch. Annamaria FERRETTI

**UNIVERSITA' DEGLI STUDI
 DI MILANO - BICOCCA**
 Il Rettore
 (Giovanna IANNANTUONI)

PROGETTO STRUTTURE:
 3+ PROGETTI S.r.l.
 corso Bobiano 2, Torino
 Ing. Marco VERDELLI
 Ing. Antonio PRESICCE
 Ing. Diego IERARDI

**AREA INFRASTRUTTURE
 E APPROVVIGIONAMENTI**
 Il Dirigente
 (Massimiliano DI BITETTO)

PROGETTO IMPIANTI:
 Studio De Vito s.r.l.
 via Carroli 13 Poggio Mirto (RI)
 Ing. Flavio DE VITO

**ELABORATO:
 IMPIANTO IDRICO-SANITARIO
 PIANO SECONDO
 CORPO A**

**EDIFICIO:
 U42**

COLLABORATORI PROGETTAZIONE
 Ing. Stefano CAVALLONE
 Assistente prog. architettonica e impiantistica
 Arch. Fabiana FACCHIONE
 Assistente prog. architettonica
 Arch. Laura VERDELLI
 Assistente prog. architettonica e opere esterne
 Arch. Sara SAVASTANO
 Assistente prog. antirumore

**LIVELLO PROGETTUALE:
 ESECUTIVO**


RESPONSABILE DEL PROCEDIMENTO:
 Arch. Federica CARLINI

**TAVOLA:
 IS_04**


**SCALA:
 1:50**

**DATA:
 OTTOBRE 2019**

DATA:	REDAITO:	VERIFICATO:	CONTROLLATO:	EG. AGGIORNAMENTI:

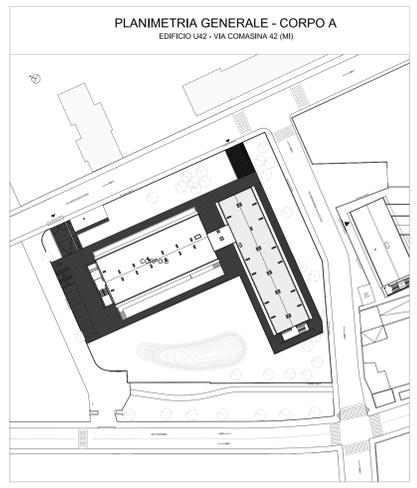

Pianta piano secondo
 scala 1:50

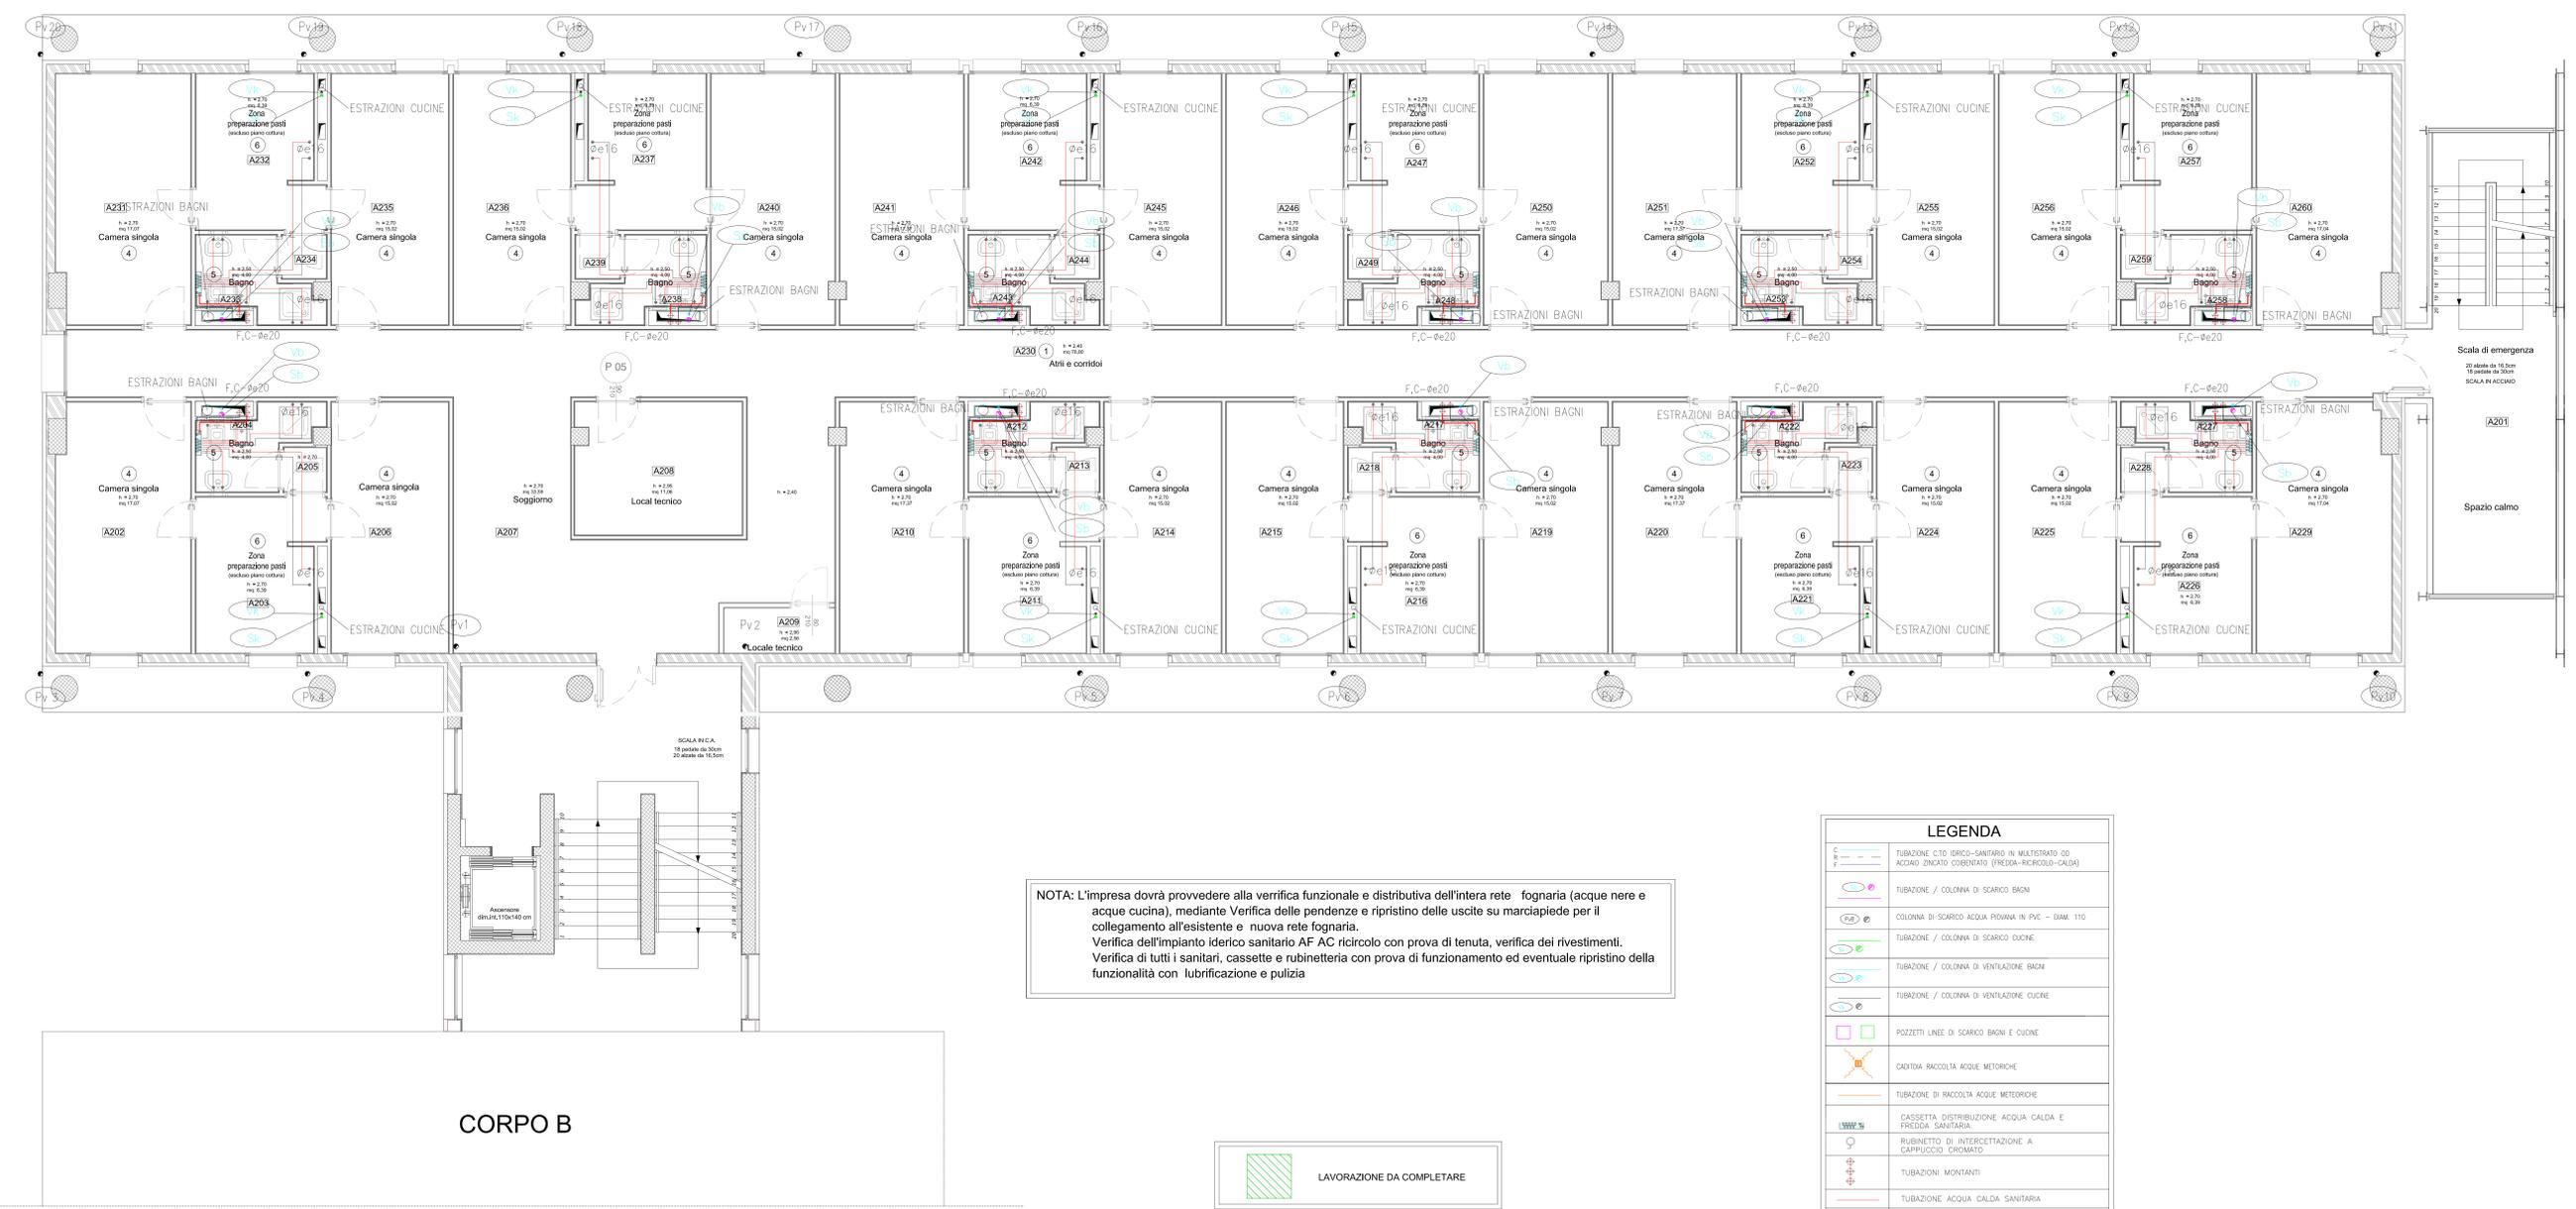

NOTA: L'impresa dovrà provvedere alla verifica funzionale e distributiva dell'intera rete fognaria (acque nere e acque cucina), mediante Verifica delle pendenze e ripristino delle uscite su marciapiede per il collegamento all'esistente e nuova rete fognaria.
 Verifica dell'impianto idrico sanitario AF AC ricircolo con prova di tenuta, verifica dei rivestimenti.
 Verifica di tutti i sanitari, cassette e rubinetteria con prova di funzionamento ed eventuale ripristino della funzionalità con lubrificazione e pulizia

LAVORAZIONE DA COMPLETARE

LEGENDA

	TUBAZIONE C.T.D. (BICOCCA) IN MULTISTRATO OD ACCIAIO ZINCATO COIBENTATO (FREDDA-RI-CIRCOLO-CALDA)
	TUBAZIONE / COLONNA DI SGARCO BAGNI
	COLONNA DI SGARCO ACQUA PIVIANA IN PVC - DIAM. 110
	TUBAZIONE / COLONNA DI SGARCO CUCINE
	TUBAZIONE / COLONNA DI VENTILAZIONE BAGNI
	TUBAZIONE / COLONNA DI VENTILAZIONE CUCINE
	POZZETTI LINEE DI SGARCO BAGNI E CUCINE
	CADITOIA RACCOLTA ACQUE METEORICHE
	TUBAZIONE DI RACCOLTA ACQUE METEORICHE
	CASSETTA DISTRIBUZIONE ACQUA CALDA E FREDDA SANITARIA
	RUBINETTO DI INTERCETTAZIONE A CARTRUCCIO CROMATO
	TUBAZIONI MONTANTI
	TUBAZIONE ACQUA CALDA SANITARIA
	TUBAZIONE ACQUA FREDDA SANITARIA
	TUBAZIONE RICIRCOLO SANITARIO