

UNIVERSITÀ DEGLI STUDI DI MILANO - BICOCCA
AREA INFRASTRUTTURE E APPROVVIGIONAMENTI
 Via dell'Innocenzo, 11 - 20126 MILANO
 Tel. 02 6448 5383 - Fax 02 6448 5300
 www.bicocca.it

PROGETTO ESECUTIVO PER IL COMPLETAMENTO DELL'EDIFICIO U42
SITO NEL COMUNE DI MILANO IN VIA COMASINA 42
DA DESTINARSI A RESIDENZA UNIVERSITARIA

RESPONSABILE INTEGRAZIONE DISCIPLINARE
 GENERALE PROGETTO DI COMPLETAMENTO
 E COORDINATORE DELLA SICUREZZA
 IN FASE DI PROGETTAZIONE
 Arch. Annamaria FERRETTI

UNIVERSITÀ DEGLI STUDI DI MILANO - BICOCCA
 Il Rettore
 (Giovanna SANNAFUONI)

AREA INFRASTRUTTURE E APPROVVIGIONAMENTI
 Il Dirigente
 (Massimiliano DI BITETTO)

PROGETTO STRUTTURE:
 3+ PROGETTI S.r.l.
 corso Bobbio 2, Torino
 Ing. Antonio PRESICCE
 Ing. Diego LEVARDI

ELABORATO:
IMPIANTO IDRICO-SANITARIO
PIANO COPERTURA
CORPO A

EDIFICIO:
U42

LIVELLO PROGETTUALE:
ESECUTIVO

TAVOLA:
IS_06

SCALA:
1:50

DATA:
 OTTOBRE 2019

REDAZIONE:
 3
 2
 1

DATA:
 OTTOBRE 2019


REDAZIONE:
 3
 2
 1

VERIFICATO:
 3
 2
 1


CONTROLLATO:
 3
 2
 1

ES. AGGIORNAMENTI:

Pianta piano copertura
 scala 1:50

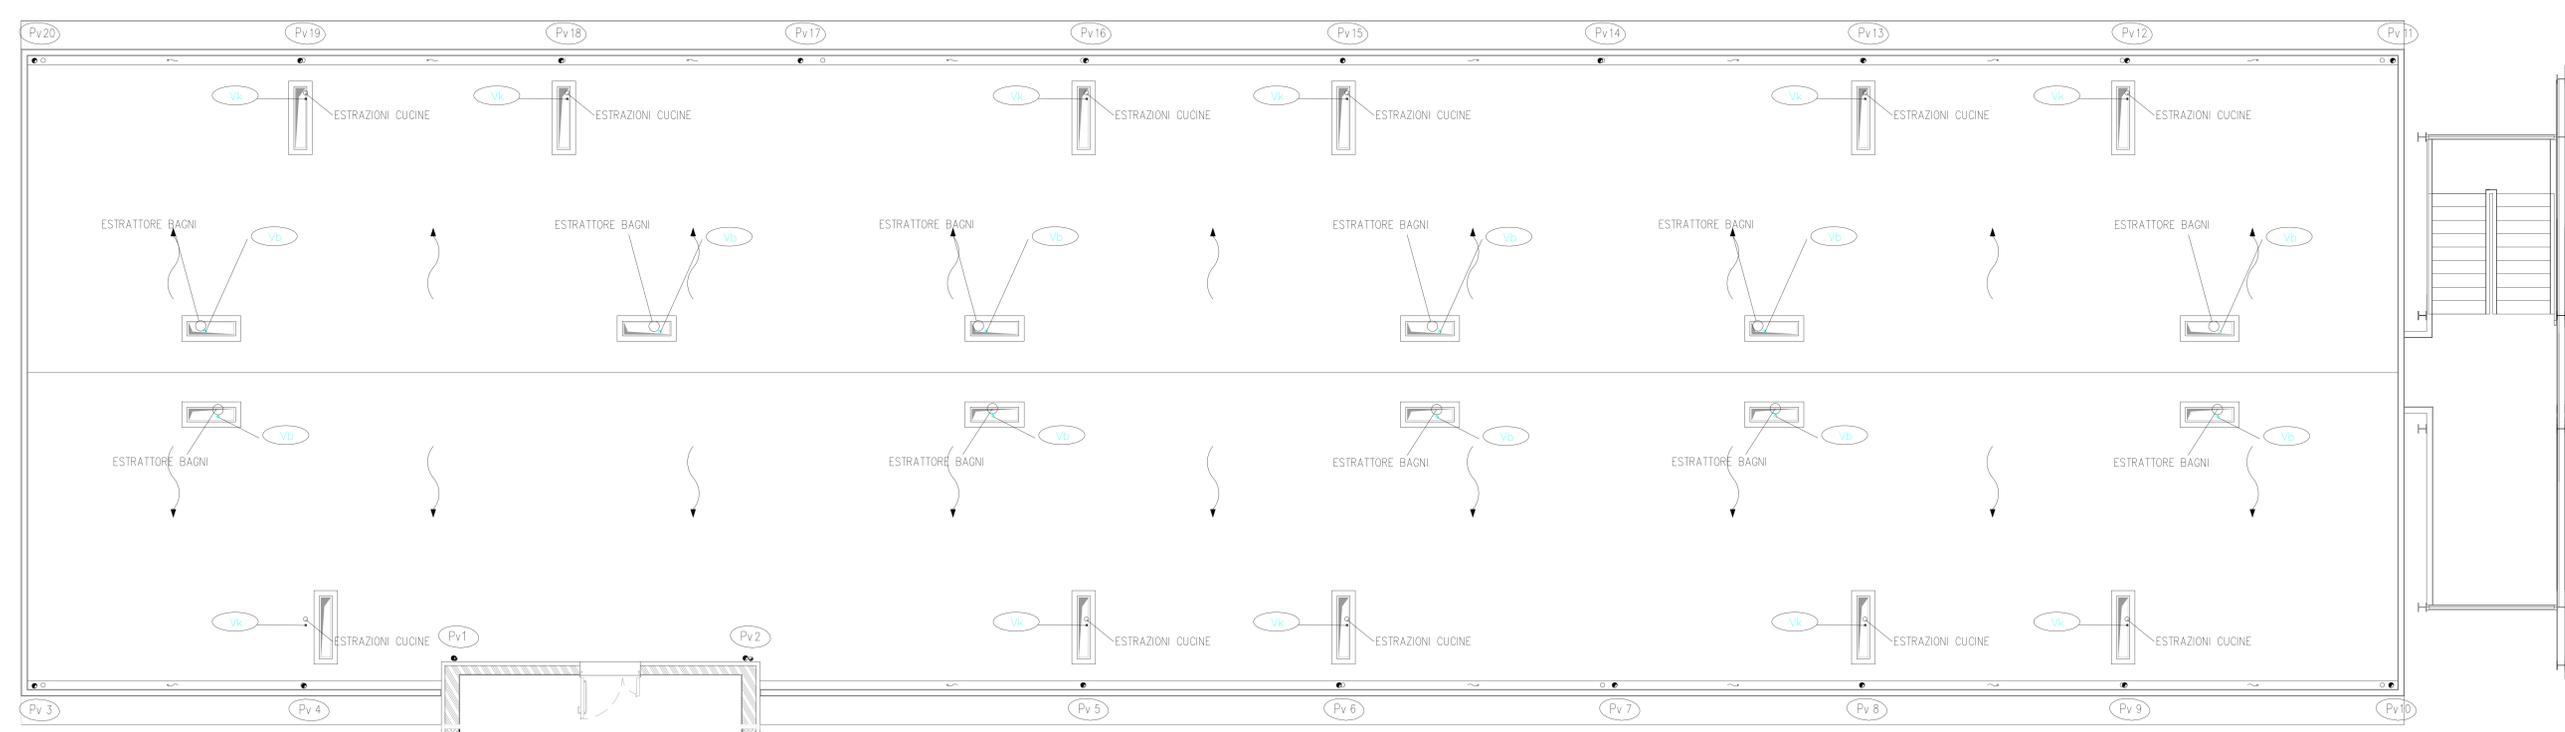


NOTA: L'impresa dovrà provvedere alla verifica funzionale e distributiva dell'intera rete fognaria (acque nere e acque cucina), mediante Verifica delle pendenze e ripristino delle uscite su marciapiede per il collegamento all'esistente e nuova rete fognaria.
 Verifica dell'impianto idrico sanitario AF AC ricircolo con prova di tenuta, verifica dei rivestimenti.
 Verifica di tutti i sanitari, cassette e rubinetteria con prova di funzionamento ed eventuale ripristino della funzionalità con lubrificazione e pulizia

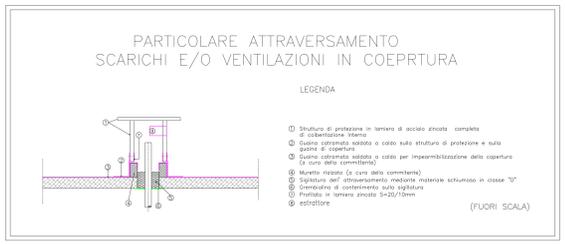

LEGENDA

C	TUBAZIONE C.T.O. IDRICO-SANITARIO IN MULTISTRATO OO ACCIAIO ZINCATO COIBENTATO (FREDDA-RICIRCOLO-CALDA)
B	TUBAZIONE / COLONNA DI SCARICO BAGNI
F	COLONNA DI SCARICO ACQUA PIGNONA IN PVC - DN 110
⊙	TUBAZIONE / COLONNA DI SCARICO CUCINE
⊙	TUBAZIONE / COLONNA DI VENTILAZIONE BAGNI
⊙	TUBAZIONE / COLONNA DI VENTILAZIONE CUCINE
□	POZZETTI LINEE DI SCARICO BAGNI E CUCINE
⊗	CADITTA RACCOLTA ACQUE METEORICHE
—	TUBAZIONE DI RACCOLTA ACQUE METEORICHE
—	CASSETTA DISTRIBUZIONE ACQUA CALDA E FREDDA SANITARIA
⊕	RUBINETTO DI INTERCETTAZIONE A CAPPUCCIO CROMATO
⊕	TUBAZIONI MONTANTI
—	TUBAZIONE ACQUA CALDA SANITARIA
—	TUBAZIONE ACQUA FREDDA SANITARIA
—	TUBAZIONE RICIRCOLO SANITARIO

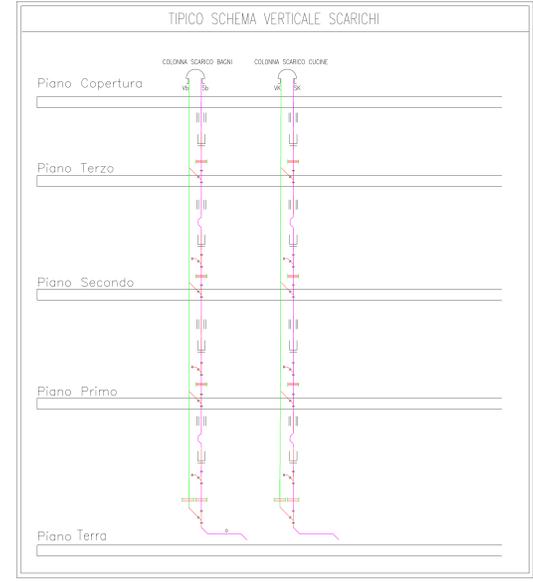

ORTOFOTO DELL'AREA DI INTERVENTO
 VIA COMASINA 42 (MI)



PLANIMETRIA GENERALE - CORPO A
 EDIFICIO U42 - VIA COMASINA 42 (MI)

