

**PROGETTO STRUTTURE:**  
 3+ PROGETTI s.r.l.  
 corso Bolzano 2, Torino

Ing. Antonio PRESICCE  
 Ing. Diego IERARDI


**AREA INFRASTRUTTURE  
 E APPROVVIGIONAMENTI**

Il Dirigente  
 (Massimiliano DI BITETTO)


<b>PROGETTO IMPIANTI:</b> Studio De Vito s.r.l. via Cairoli 13 Poggio Mirteto (RI) Ing. Flavio DE VITO		<b>IMPIANTO IDRICO-SANITARIO</b> <b>PIANO COPERTURA</b> <b>CORPO B</b>  <b>EDIFICIO:</b>
---	---	--

COLLABORATORI PROGETTAZIONE	LIVELLO PROGETTUALE:
Ing. Barbara CAVALLARI Assistente prog. architettonica e impiantistica Arch. Fabrice MACCHIONE Assistente prog. architettonica Arch. Laura VERGANI Assistente prog. architettonica e opere esterne Arch. Sara SAVASTANO Assistente prog. antichario	<b>ESECUTIVO</b>
	TAVOLA:
	IS 13


<b>RESPONSABILE DEL PROCEDIMENTO:</b> Arch. Federica CARLINI	<b>SCALA:</b> 1:50
---	-----------------------

				<b>DATI:</b> OTTOBRE 2019	
				<b>3</b>	
				<b>2</b>	
				<b>1</b>	
<b>DATI:</b>	<b>REDATTO:</b>	<b>VERIFICATO:</b>	<b>CONTROLLATO:</b>	<b>Ed. AGGIORNAMENTI:</b>	



ORTOFOTO DELL'AREA DI INTERVENTO  
VIA COMASINA 42 (MI)

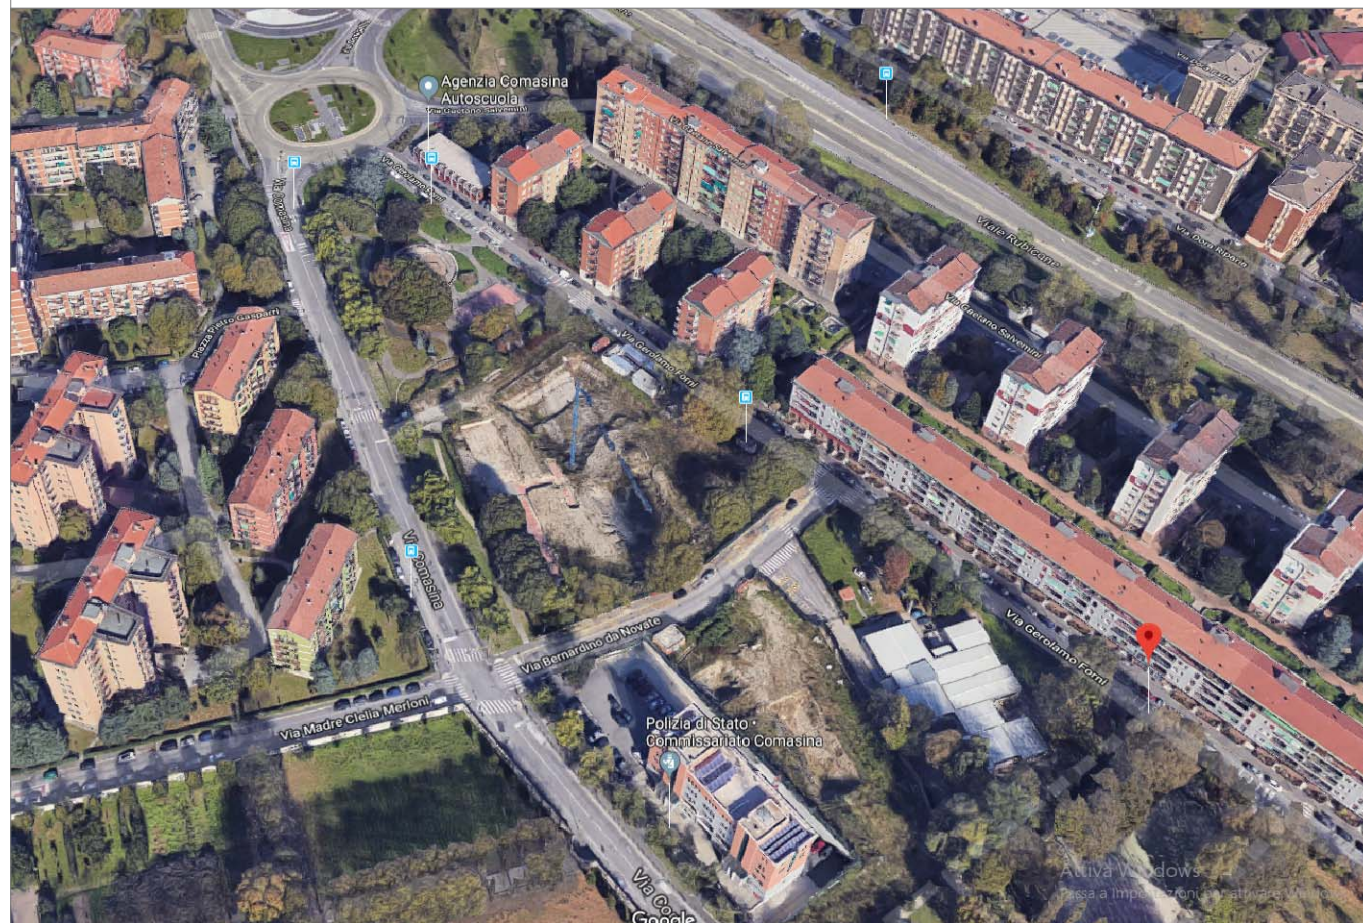

PLANIMETRIA GENERALE - CORPO B  
EDIFICIO U42 - VIA COMASINA 42 (MI)

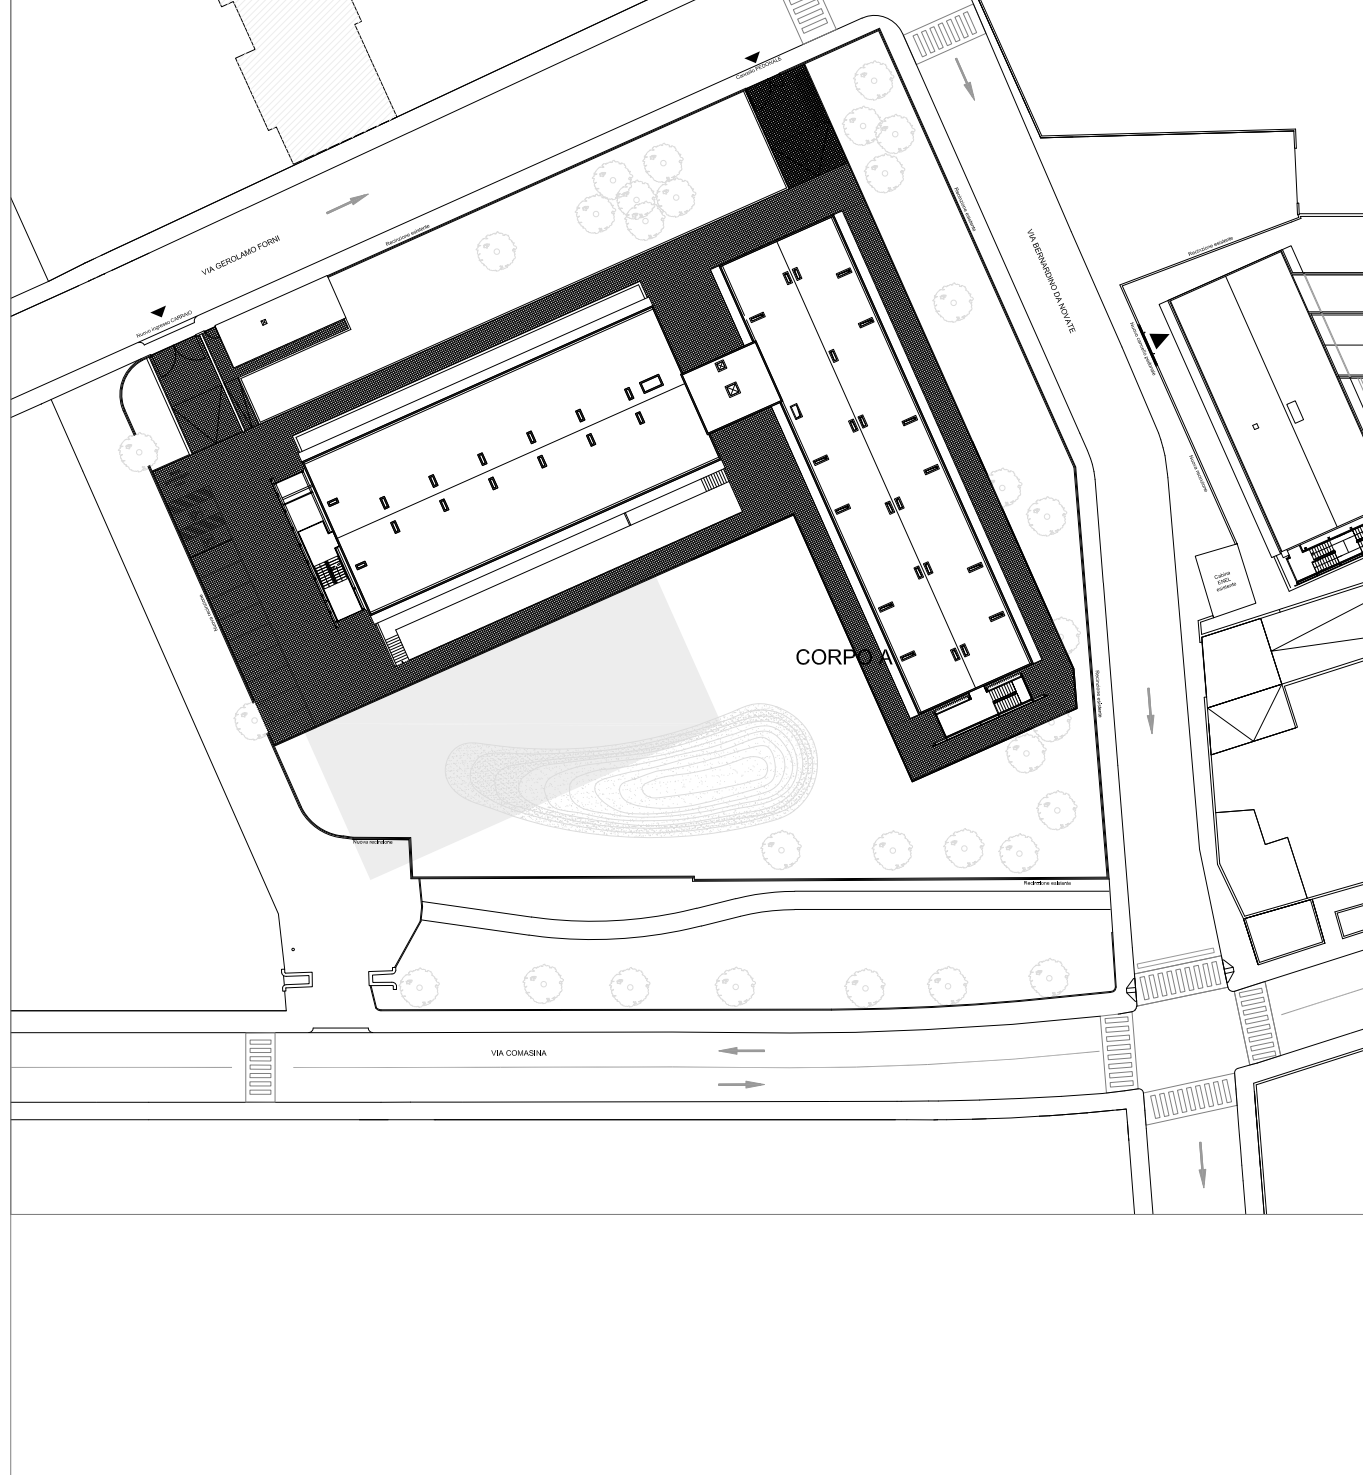

Pianta piano copertura  
scala 1:50

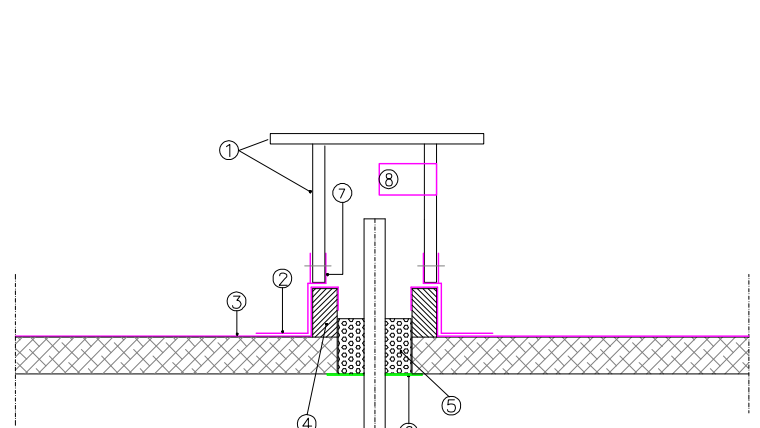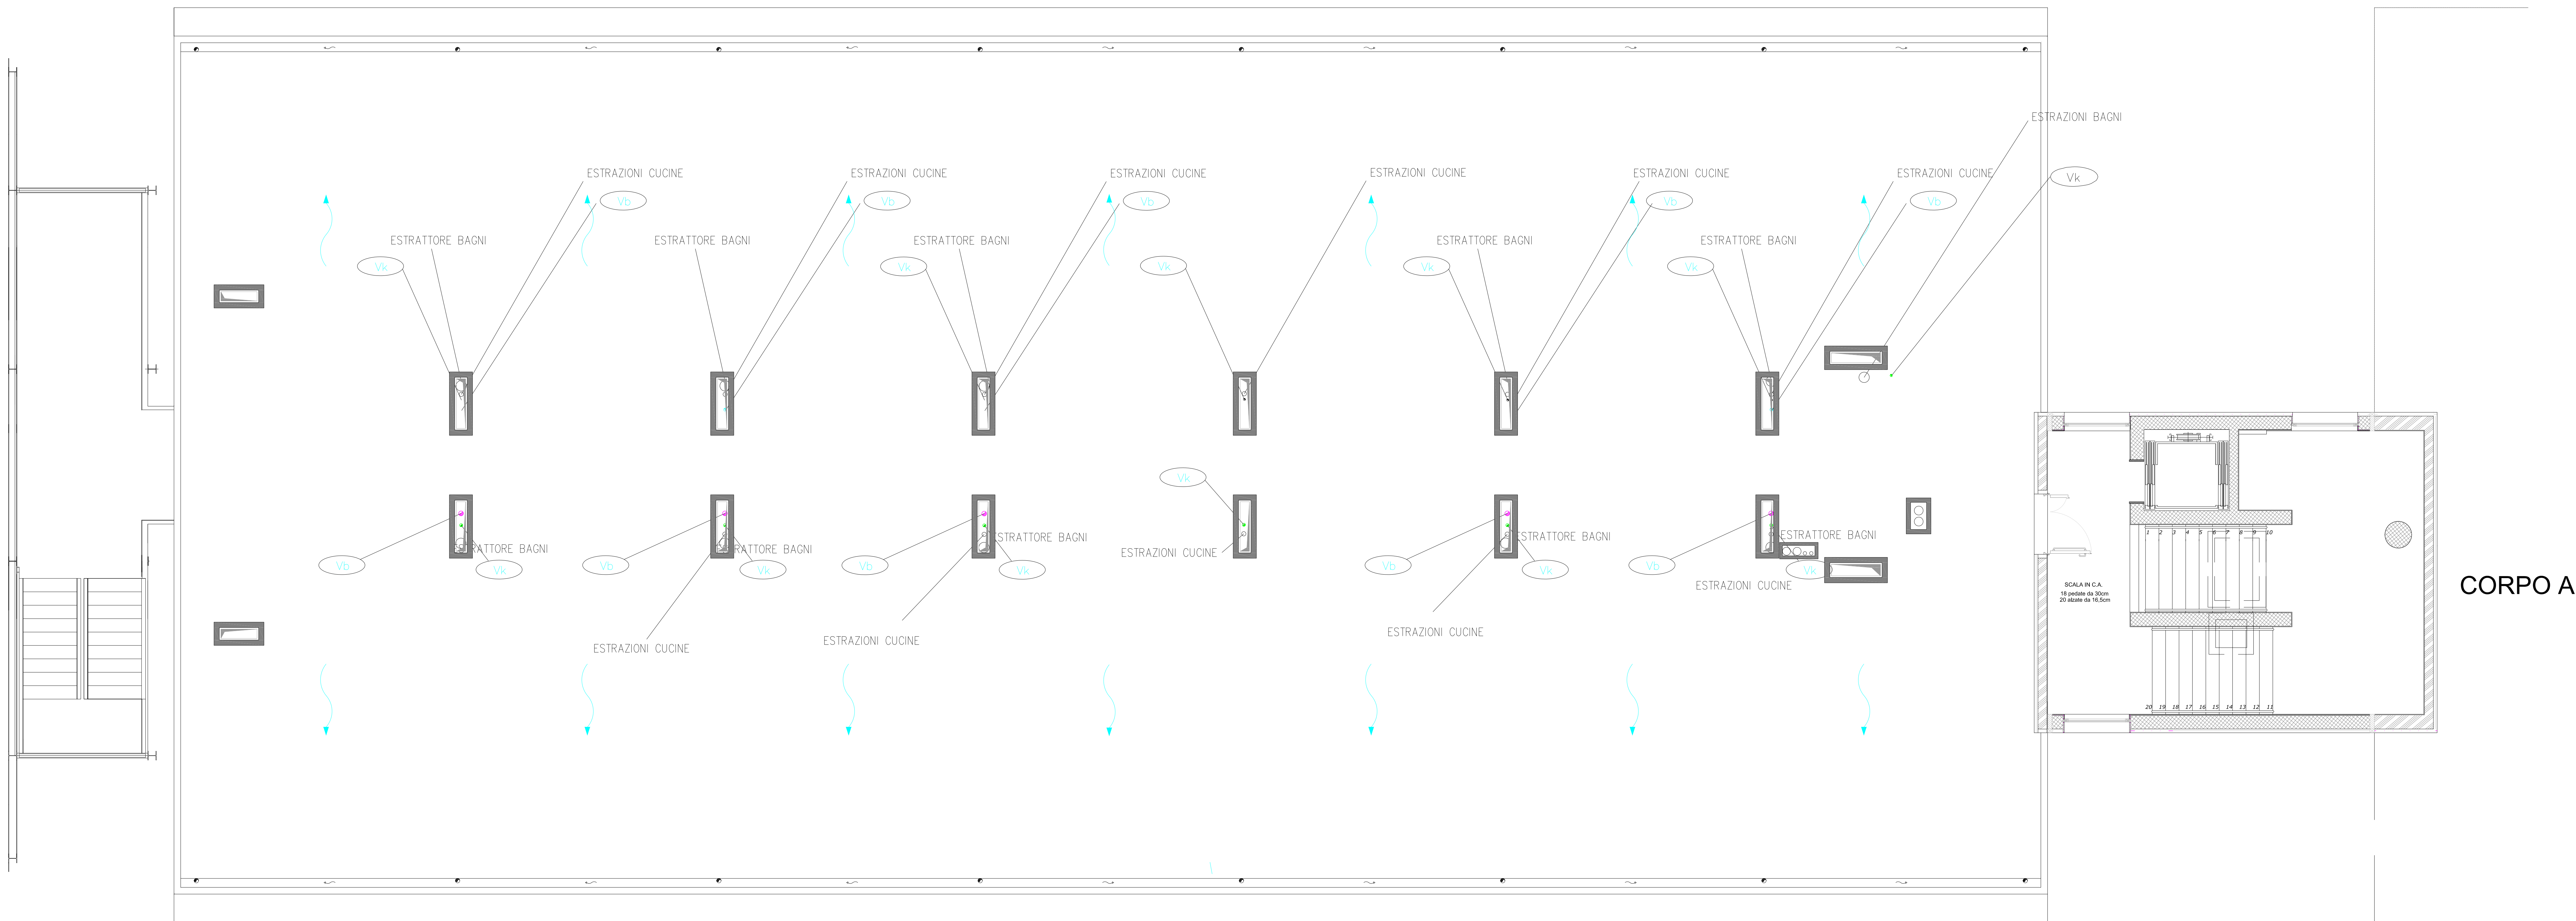

- LEGENDA**
- ① Struttura di p  
di coibentazio
  - ② Guaina coibent  
guaine di cop
  - ③ Guaina coibent  
(a cura della
  - ④ Muretta rialza
  - ⑤ Sigillatura dell
  - ⑥ Cremlidina di
  - ⑦ Profilo in la
  - ⑧ Estrattore

(FUORI SCALA)

NOTA: L'impresa dovrà provvedere alla verifica funzionale e distributiva dell'intera rete fognaria (acque nere e acque cucina), mediante Verifica delle pendenze e ripristino delle uscite su marciapiede per il collegamento all'esistente e nuova rete fognaria. Verifica dell'impianto idrico sanitario AF AC ricircolo con prova di tenuta, verifica dei rivestimenti.

Verifica di tutti i sanitari, cassette e rubinetteria con prova di funzionamento ed eventuale ripristino della funzionalità con lubrificazione e pulizia

TIPICO SCHEMA VERTICALE SCARICHI



## LEGENDA

	TUBAZIONE C/O IDRICO-SANITARIO IN MULTISTRATO OO ACQUAZINCATO COIBITATO (FREDDA-RISCIOLO-CALDA)
	TUBAZIONE / COLONNA DI SCARICO BIANCHI
	COLONNA DI SCARICO ACQUA PIAVIA IN PVC - DIAM. 110
	TUBAZIONE / COLONNA DI SCARICO CUCINE
	TUBAZIONE / COLONNA DI VENTILAZIONE BIANCHI
	TUBAZIONE / COLONNA DI VENTILAZIONE CUCINE
	FIORETTI LINEE DI SCARICO BIANCHI E CUCINE
	CADITOIA RACCOLTA ACQUE METEORICHE
	TUBAZIONE DI RACCOLTA ACQUE METEORICHE
	CASSETTA DISTRIBUZIONE ACQUA CALDA E FREDDA
	RUBINETTO DI INTERCETTAZIONE A CAPPUCCINO CROMATO
	TUBAZIONI / MONTANTI
	TUBAZIONE ACQUA CALDA SANITARIA
	TUBAZIONE ACQUA FREDDA SANITARIA
	TUBAZIONE RISCIOLO SANITARIO

